



CORTE CC' - SANIT. MASC. 6º / 7º PAV.

ESCALA 1:25

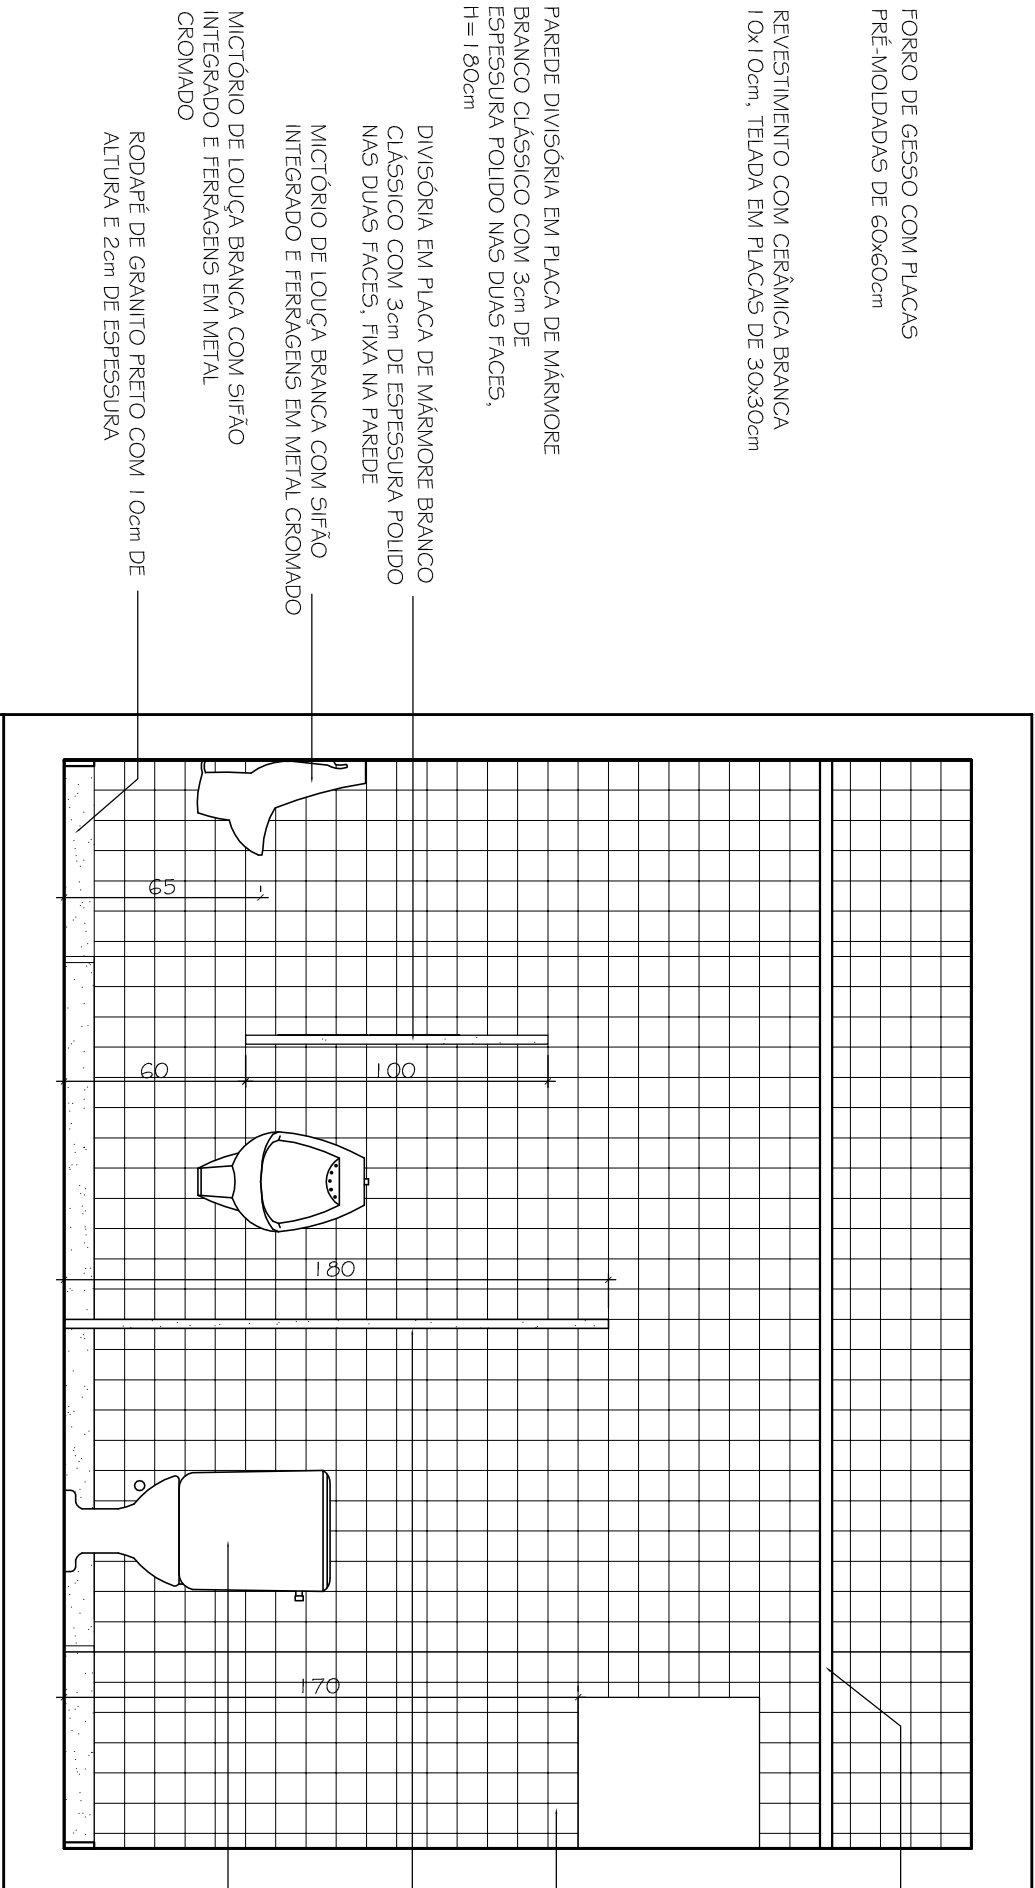

CORTE DD' - SANIT. MASC. 6º / 7º PAV.

ESCALA 1:25

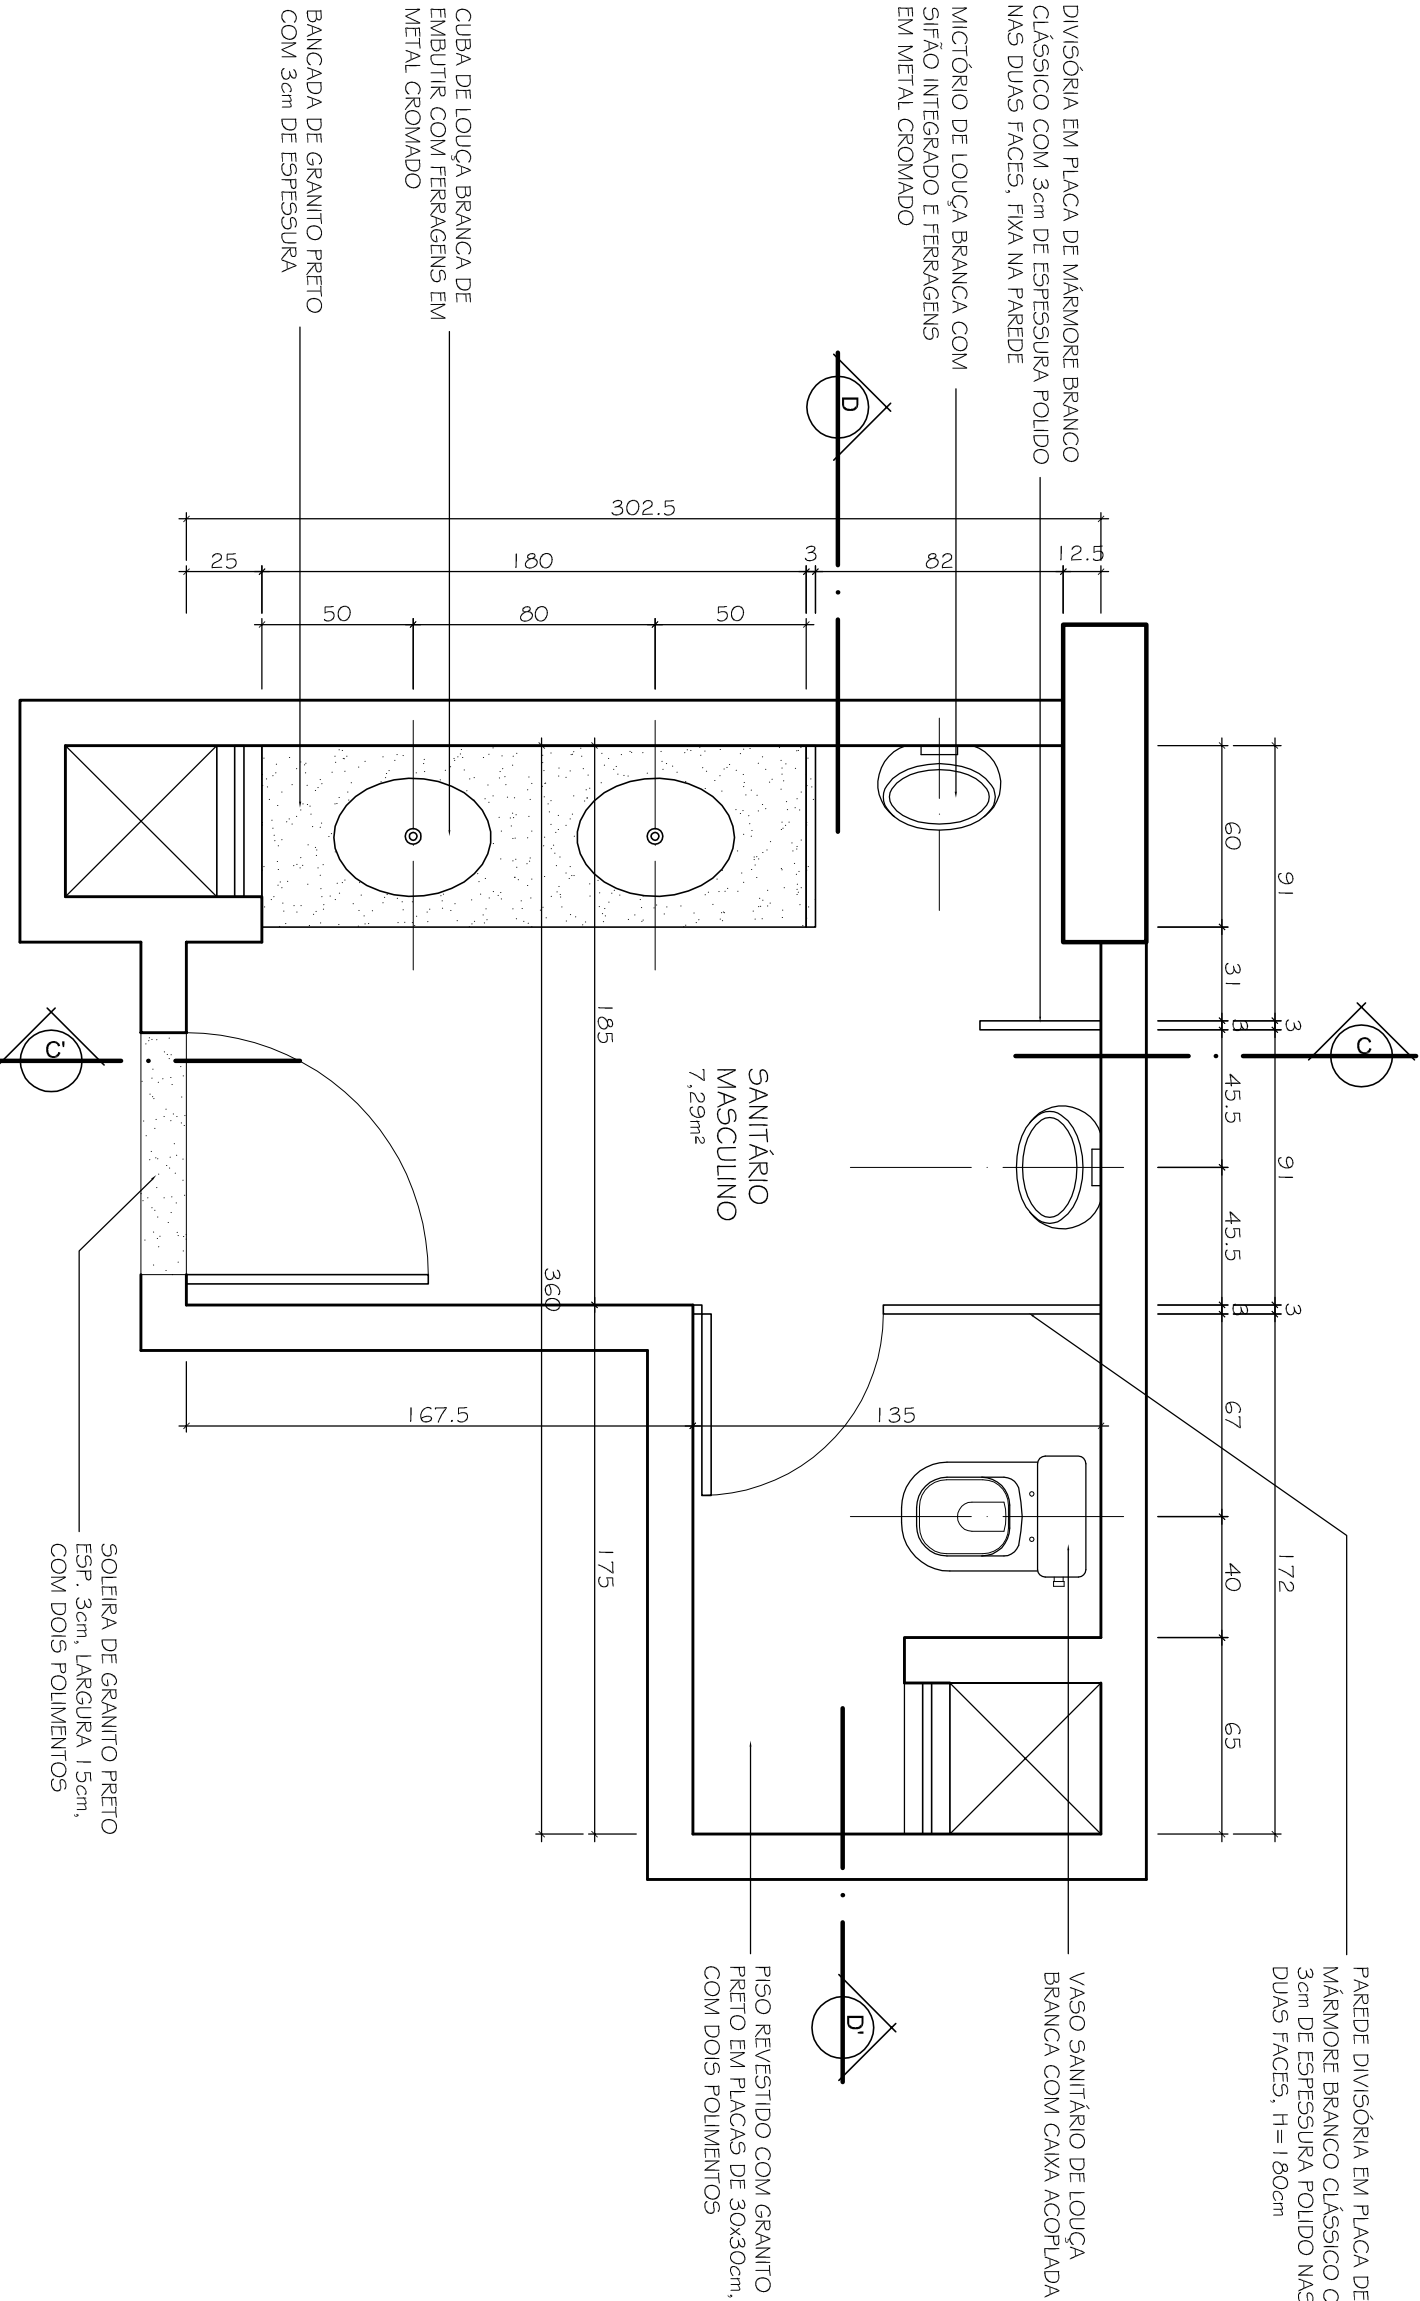

PLANTA BAIXA - SANIT. MASC. 6º / 7º PAV.

ESCALA 1:25

GOVERNO DO ESTADO DO RIO DE JANEIRO			
PROCURADORIA GERAL DO ESTADO			
PROJETO DE ARQUITETURA			
2ª PROCURADORIA REGIONAL			
ENGENHEIRO: DUQUE DE CAXIAS / RJ			
TÍTULO: DETALHAMENTO DO SANITÁRIO MASCULINO		DATA: ABR/2014	FOLHA: 04/15
REVISÃO: 28/04/14			